

Maître d'Ouvrage

MAIRIE DE MARSA

Nature de l'opération

Construction d'une nouvelle STEP 75EH et Réhabilitation des réseaux Eaux Usées et Eau Potable

Mandataire du projet

LS INGENIERIE (pilotage et coordination générale du domaine infrastructure)

Etendue de la mission

Loi MOP : AVP à AOR
levés topographiques

Détail de la mission


installations de traitement des eaux usées d'origine domestique, éventuellement mélangées avec des eaux usées d'origines industrielle ou agricole et des eaux d'origines pluviale ou phréatique réseaux Eaux Usées et Eau Potable

Durée des études et des travaux

Début des études : octobre 2010
Début des travaux : septembre 2013
Durée des travaux : 5 mois

Coût des travaux

- Réhabilitation du réseau d'assainissement Eaux Usées : **39k€ H.T.**
- Réseau de collecte : **39k€ H.T.**
- Réseau de transfert : **21k€ H.T.**
- Poste de relevage : **25k€ H.T.**
- Création d'une station d'épuration 75EH + branchements eau : **80k€ H.T.**
- Renouvellement des branchements plombs et pose de compteurs : **72k€ H.T.**
- TOTAL EN € H.T. : 275k€**

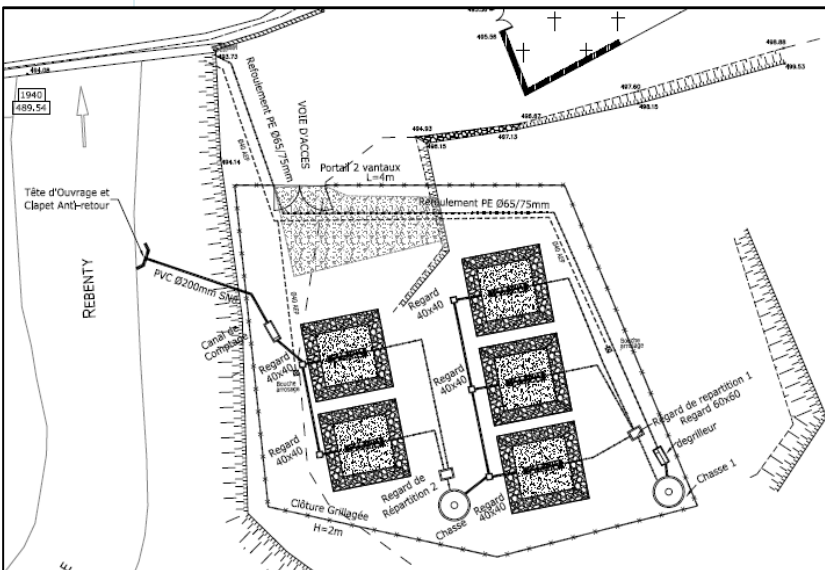

LS INGENIERIE 1015, Boulevard Marguillier-13015 Marseille - France - Téléphone : 0491 99 29 29		OPCMI Ouvrages de Plomberie 13015 Marseille
Département de l'Etat	Commune de Marsa	Marsa le 20/09/2013
Réseau d'Eau Potable Renouvellement des Branchements Plombs et Pose de Compteurs		
Plan des Travaux : 3		
NOM DE LA SOCIÉTÉ : LS INGENIERIE		
NOM DU CLIENT : MAIRIE DE MARSA		
ADRESSE : 1015, Boulevard Marguillier - 13015 Marseilles - France		
DATE : Mars 2013		
ÉCHELLE : 1/50		
AUTRES : Révisé le 20/09/2013		
PROJETANT : LS INGENIERIE		
VÉRIFIANT : LS INGENIERIE		
APProuvé par : M. [Nom]		
Date : 20/09/2013		

COUPE TYPE DE TRANCHEE SUR R.D.

COUPE TYPE DE TRANCHEE SUR CHEMIN COMMUNAL